


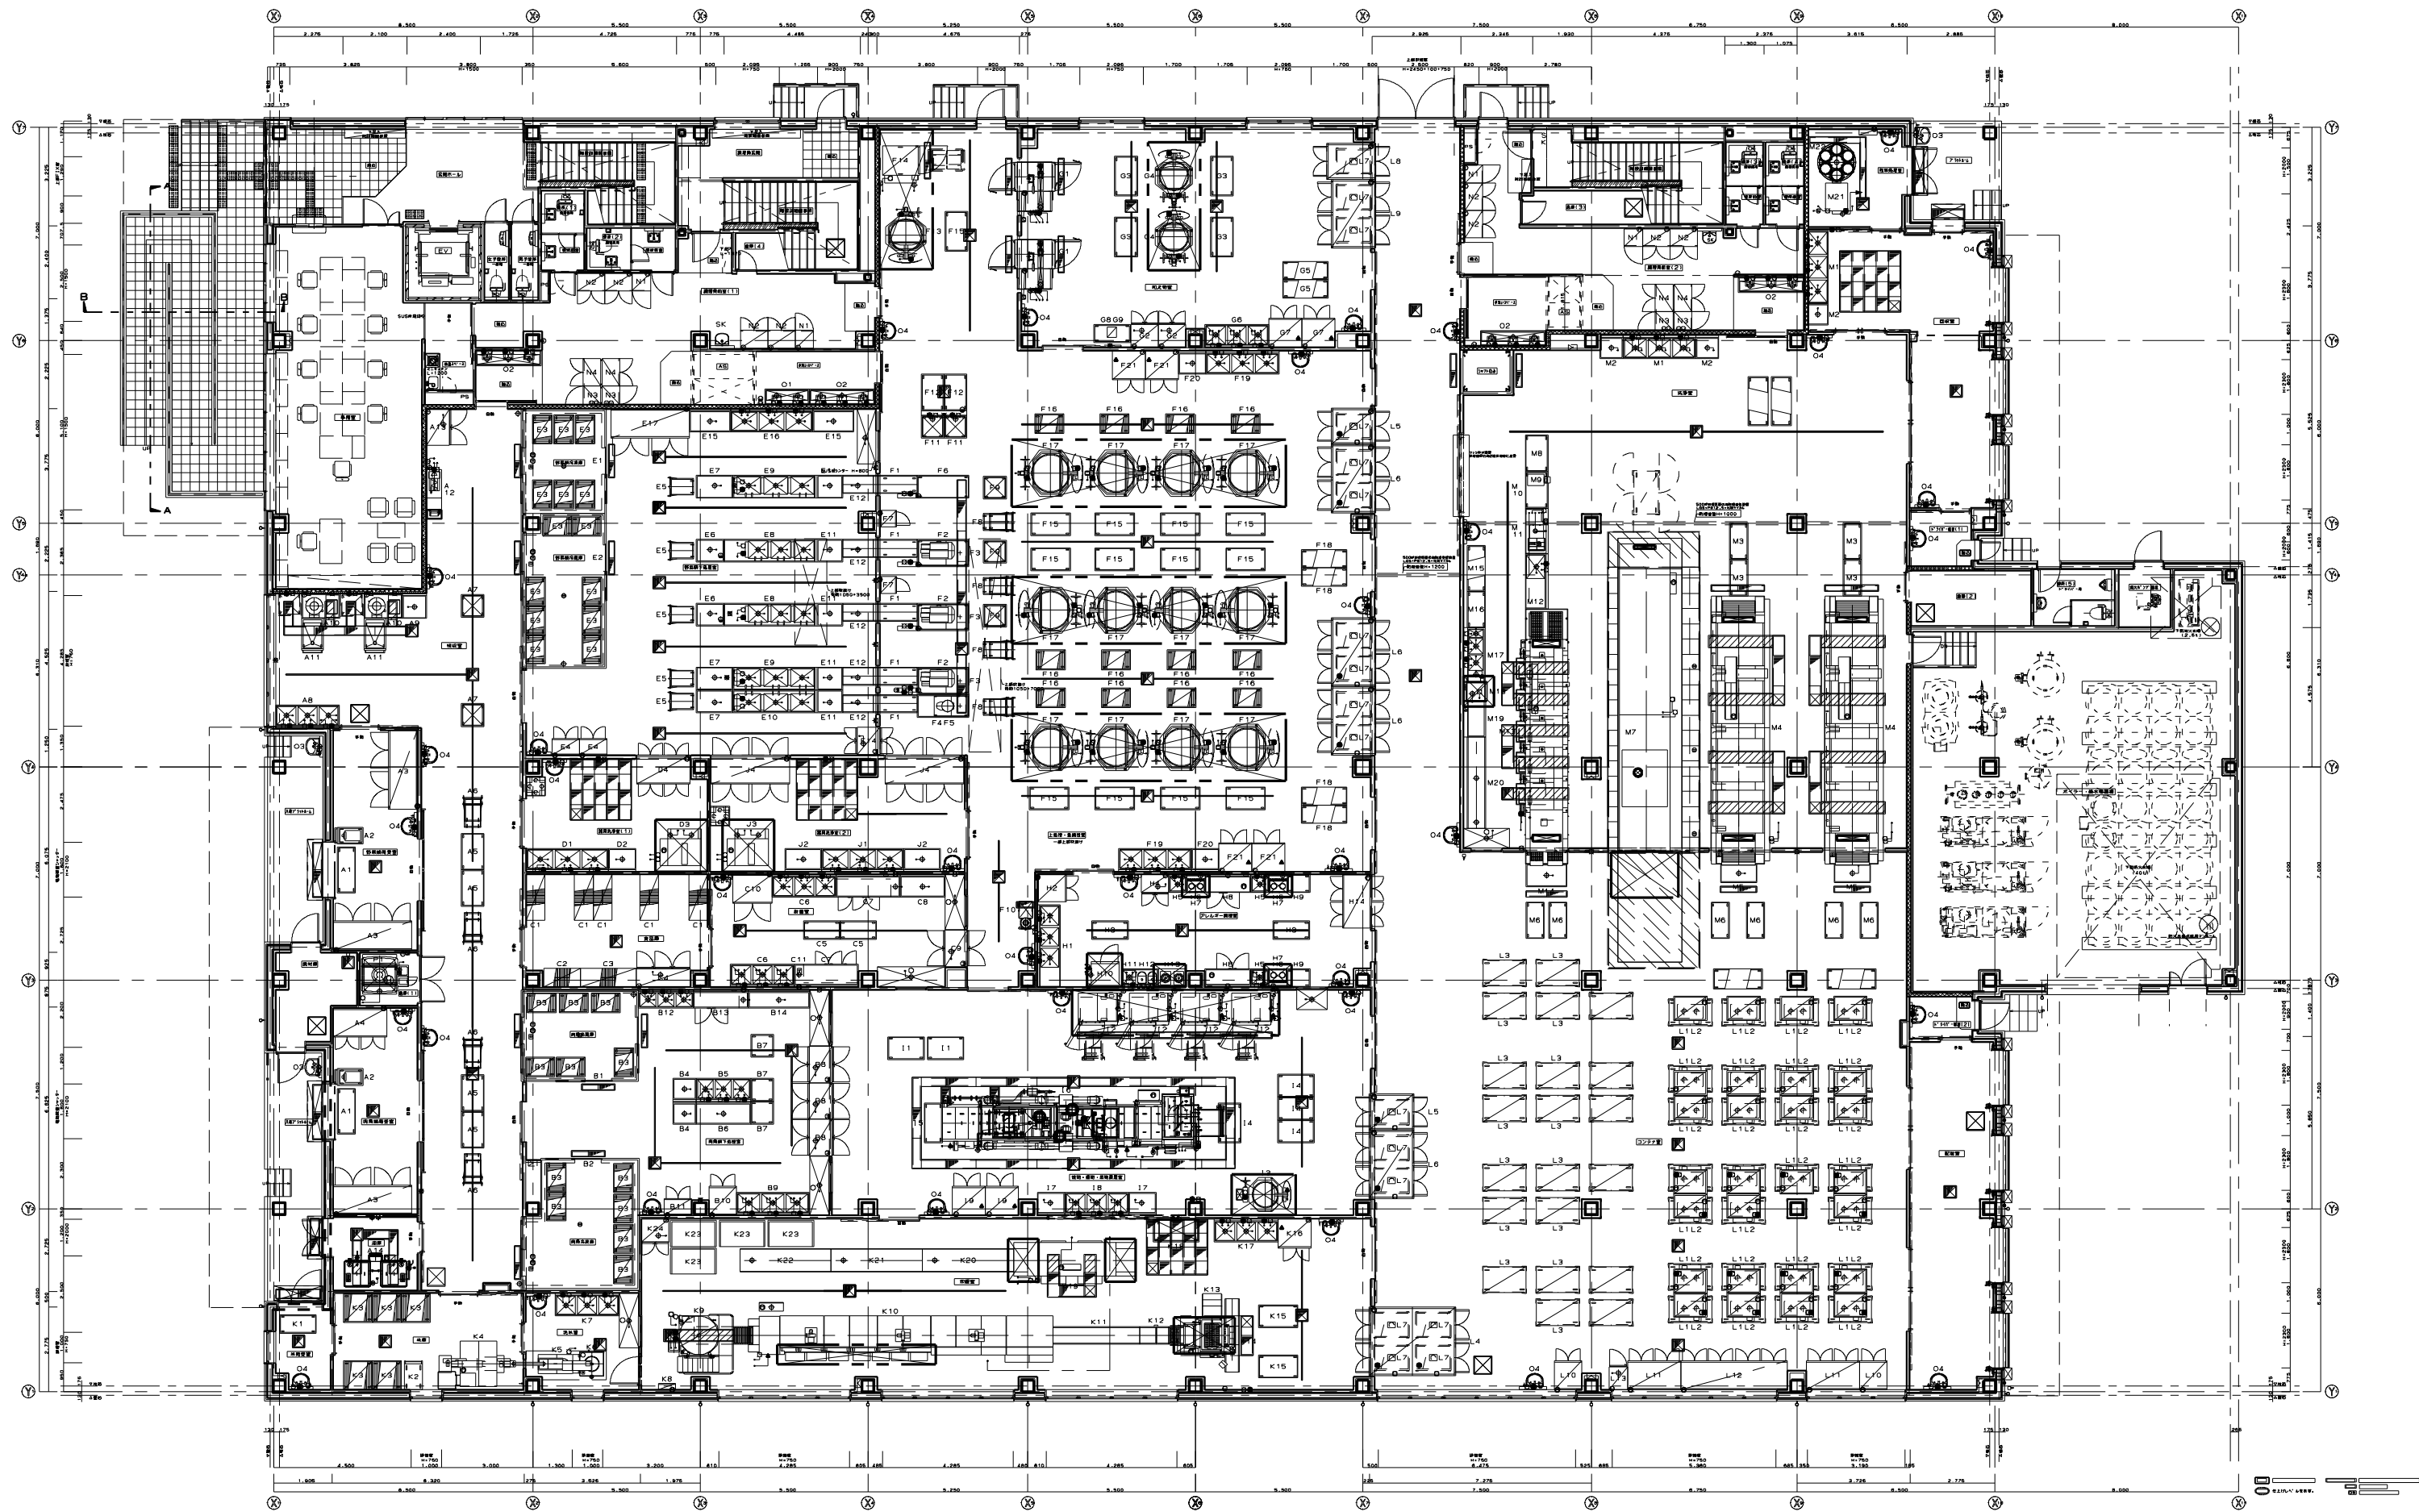

- | | | | |
|------|-------------|-------------|-----------|
| ○ 給水 | ▲ ガス立上り | □ スイッチ(单相) | ⊗ 電動機(单相) |
| ● 給湯 | ○ ガスホーススキャン | □ スイッチ(三相) | ⊗ 電動機(三相) |
| ⊕ 排水 | ○ 給気 | ○ コンセント(单相) | ⊗ 換気機 |
| ⊕ 排水 | ■ 排気 | ○ コンセント(三相) | ⊗ 換気フード |

AIHO 株式会社 AIHO

校図	設計製図	営業	担当
住吉	大島	平井	高石
			大阪支店

工事名称
(仮称) 岸和田市立
中学校給食センター新築工事

図面名称
厨房機器平面配置図

縮尺【A1】
1/50

作成日
H.27-05-25

図番
15B-CB-009A01B-1-10